



Piano Secondo - ala nord  
scala 1:50

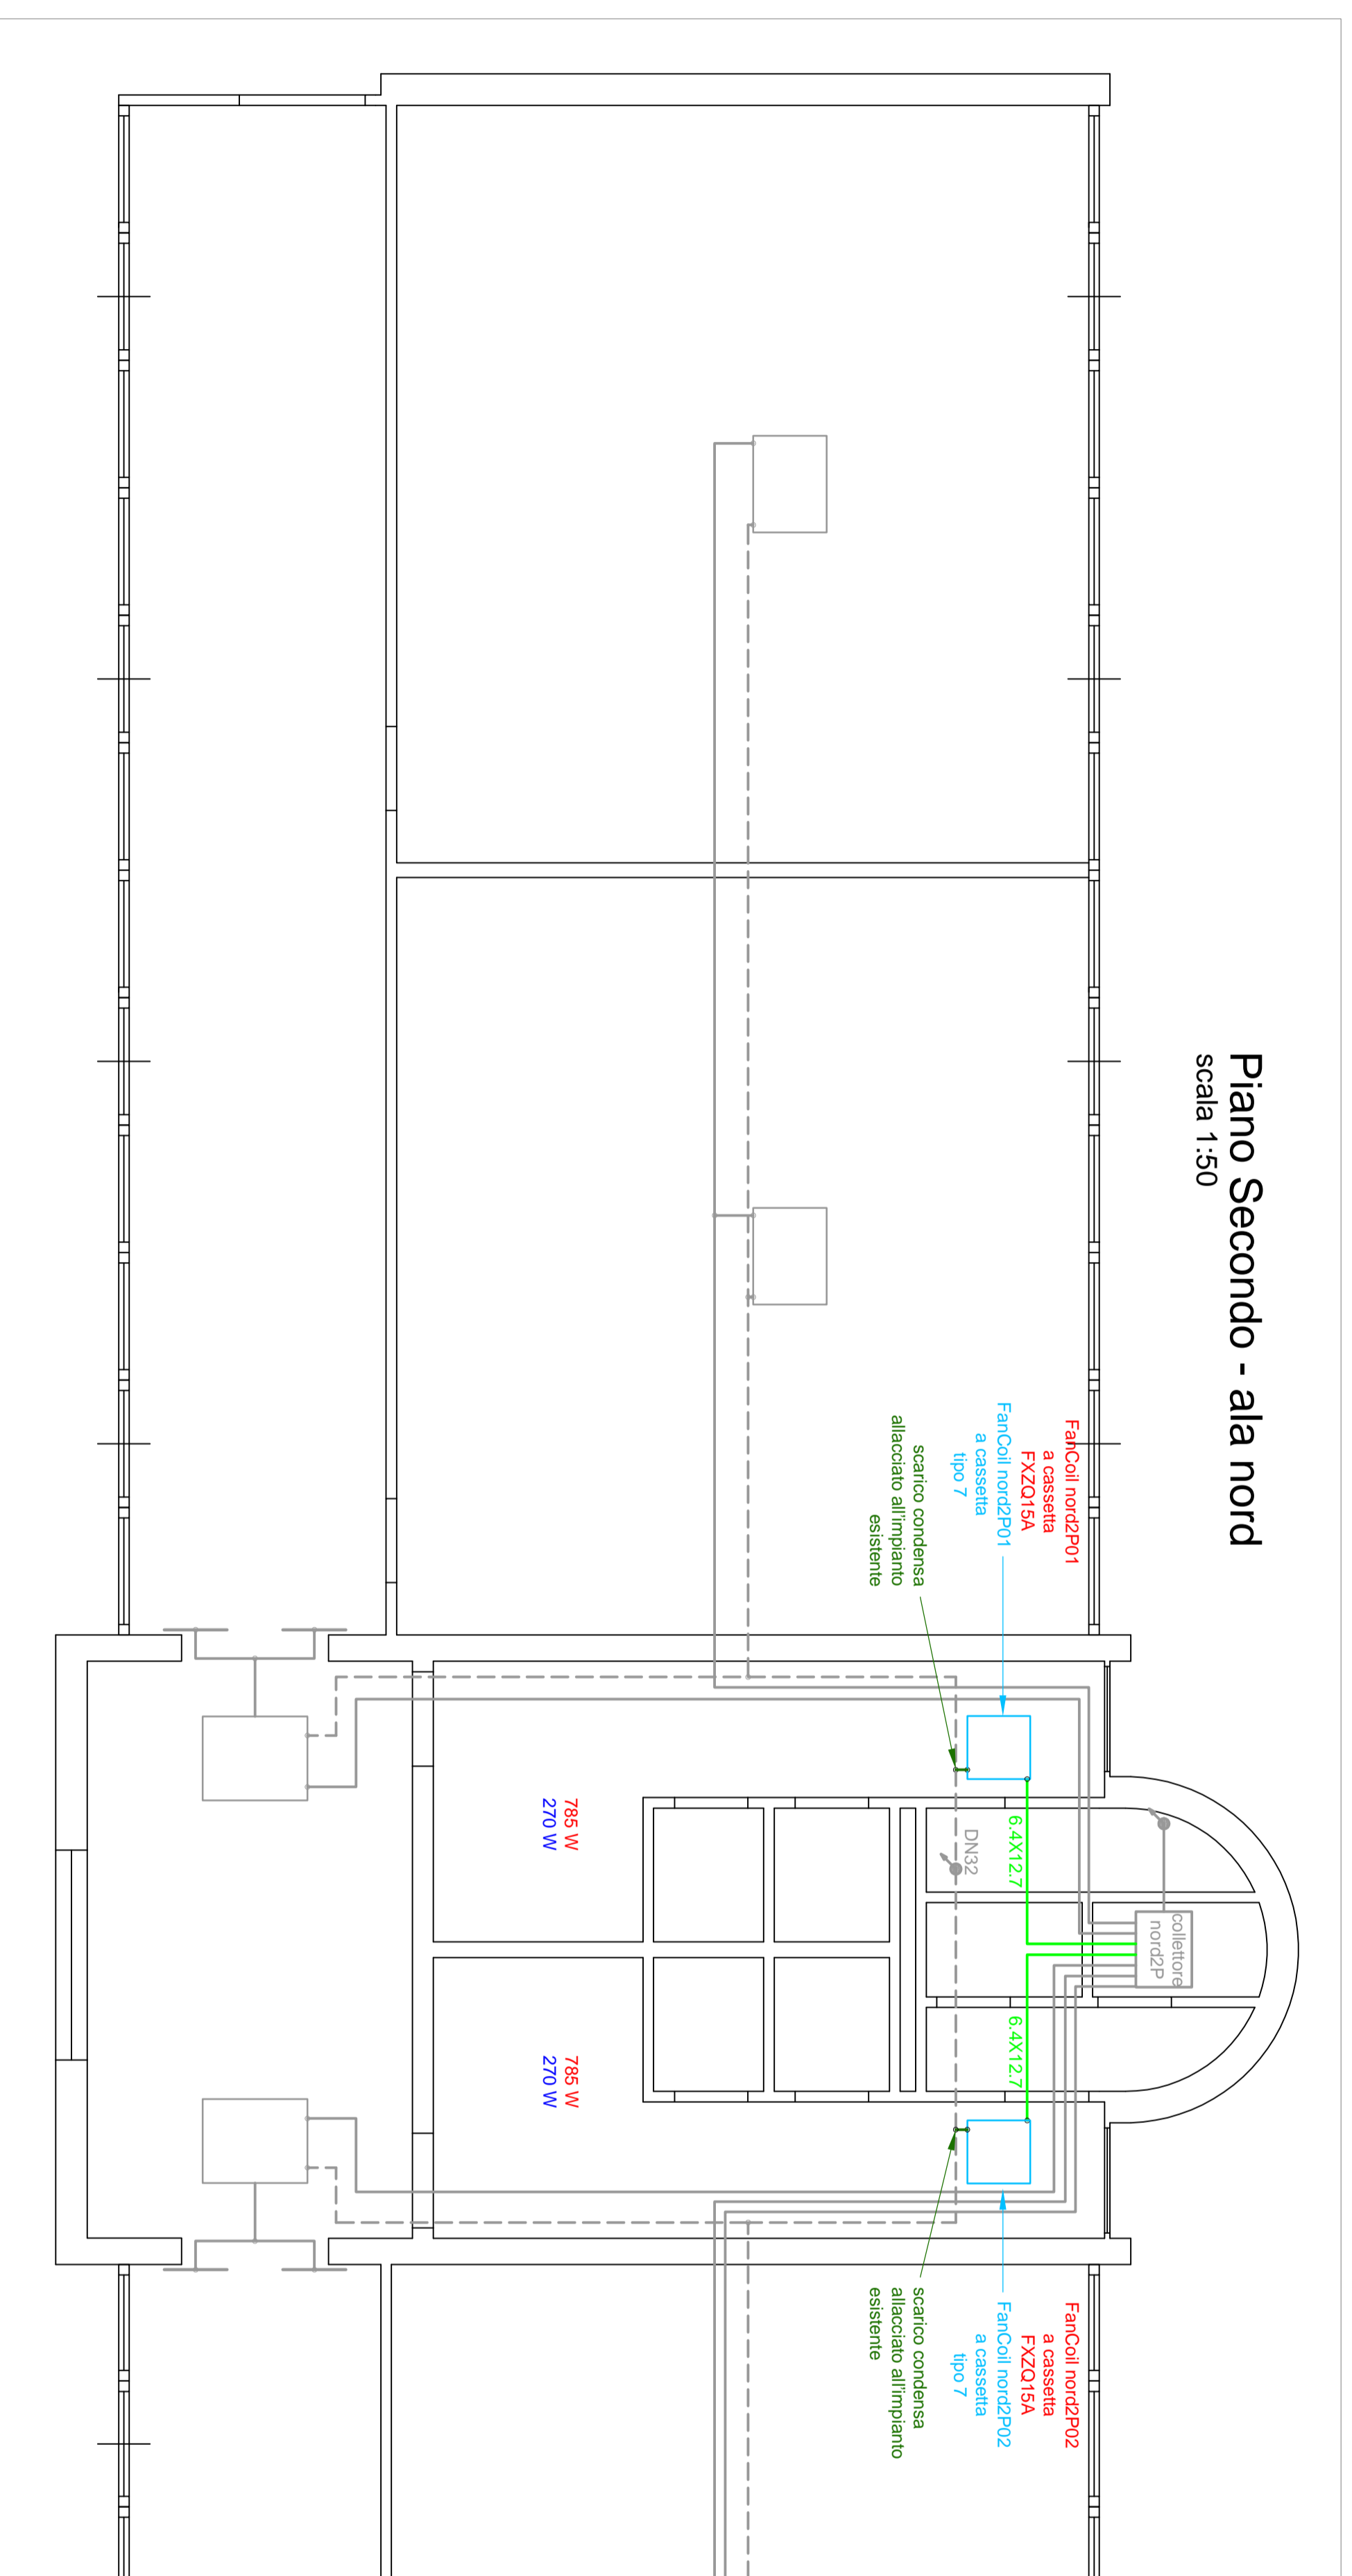

Piano Primo - ala nord  
scala 1:50

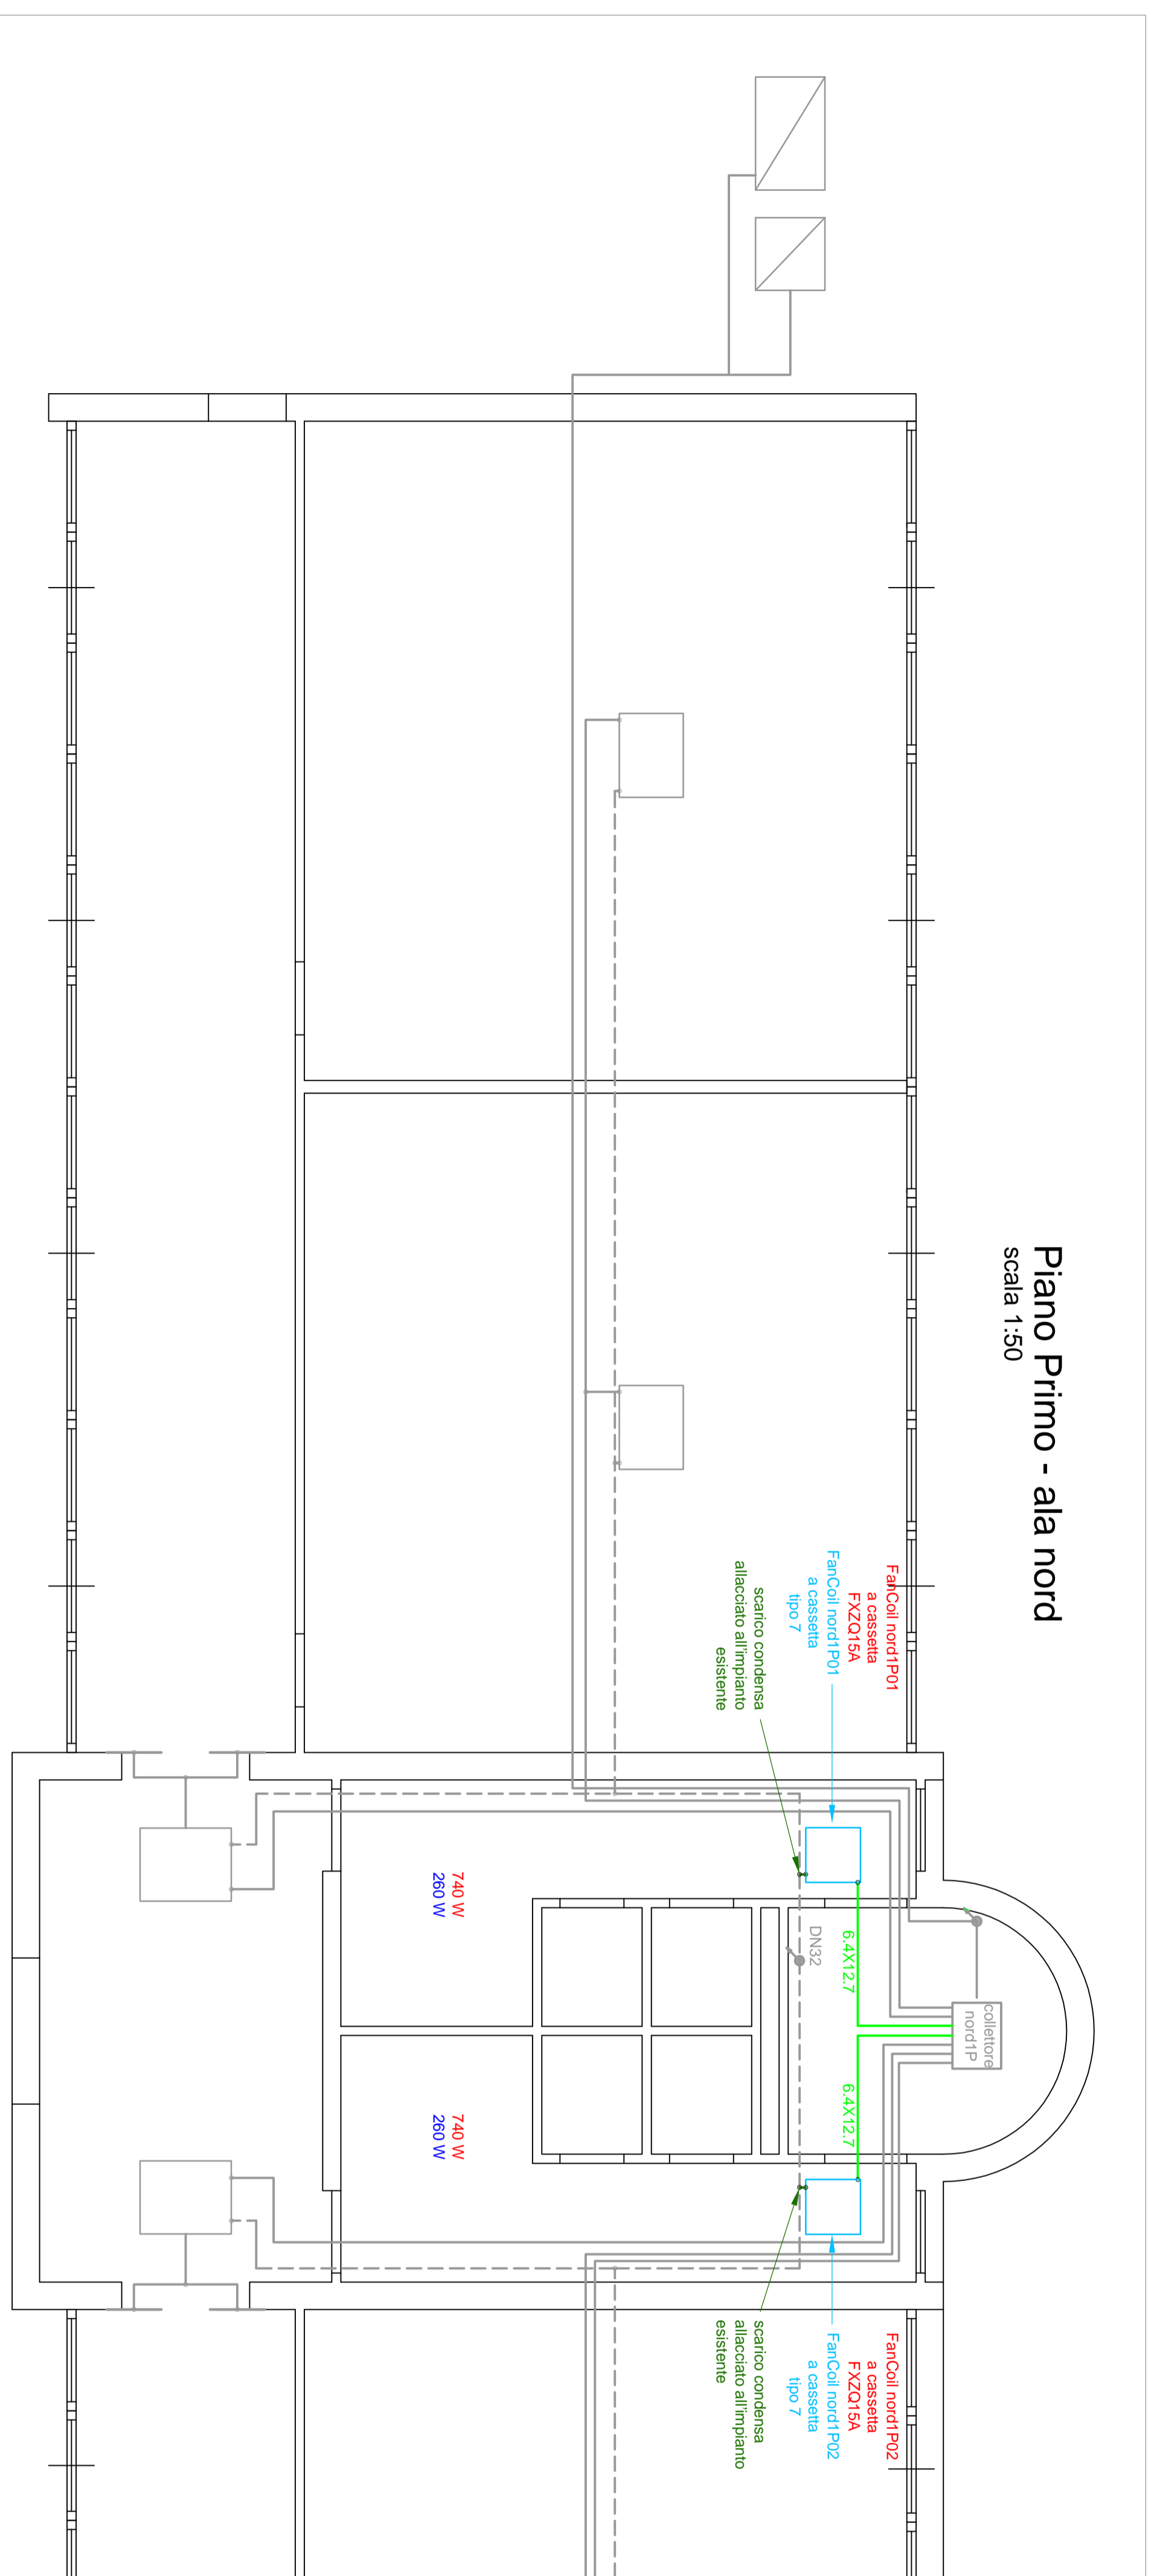

Conformemente alle leggi vigenti questo documento non può essere copiato, riprodotto o divulgato in Italia e all'estero senza l'approvazione dei progettisti, cui resta riservato il diritto di perseguire legalmente i trasgressori  
imbrì comunali

Il RUP

Architetto Salsi Massimo

COMUNE DI OSPEDALETTI  
PROVINCIA DI IMPERIA

COMUNE DI OSPEDALETTI

C.F. 00246880082

PROGETTO ESECUTIVO

Ristrutturazione volta all'efficientamento energetico del  
complesso scolastico in Corso Marconi 72

sito di intervento  
Corso Marconi n.72

oggetto della tavola

Impianto di climatizzazione - schemi idraulici  
Ala nord Piano primo e secondo (servizi igienici)  
Ampliamento VRV esistente

cl1-i 1:50

25 Marzo 2020

Paolo Ing. Magna  
Via San Francesco n.23  
E-mail: ing.magna@pmi.com  
PEC: paolomagna@ingpec.it  
Iscriz. Albo Ingegneri Impieta n.7024

Lorenzo Arch. Magna  
Via Moscatielli 7 - 18010 - Santo Spirito  
e-mail: lorenzomagna@gmail.com  
pec: arch.magna@pec.it  
Iscriz. Ordine Architetti Impieta n.585