



**Piano Terra - ala sud**  
scala 1:50

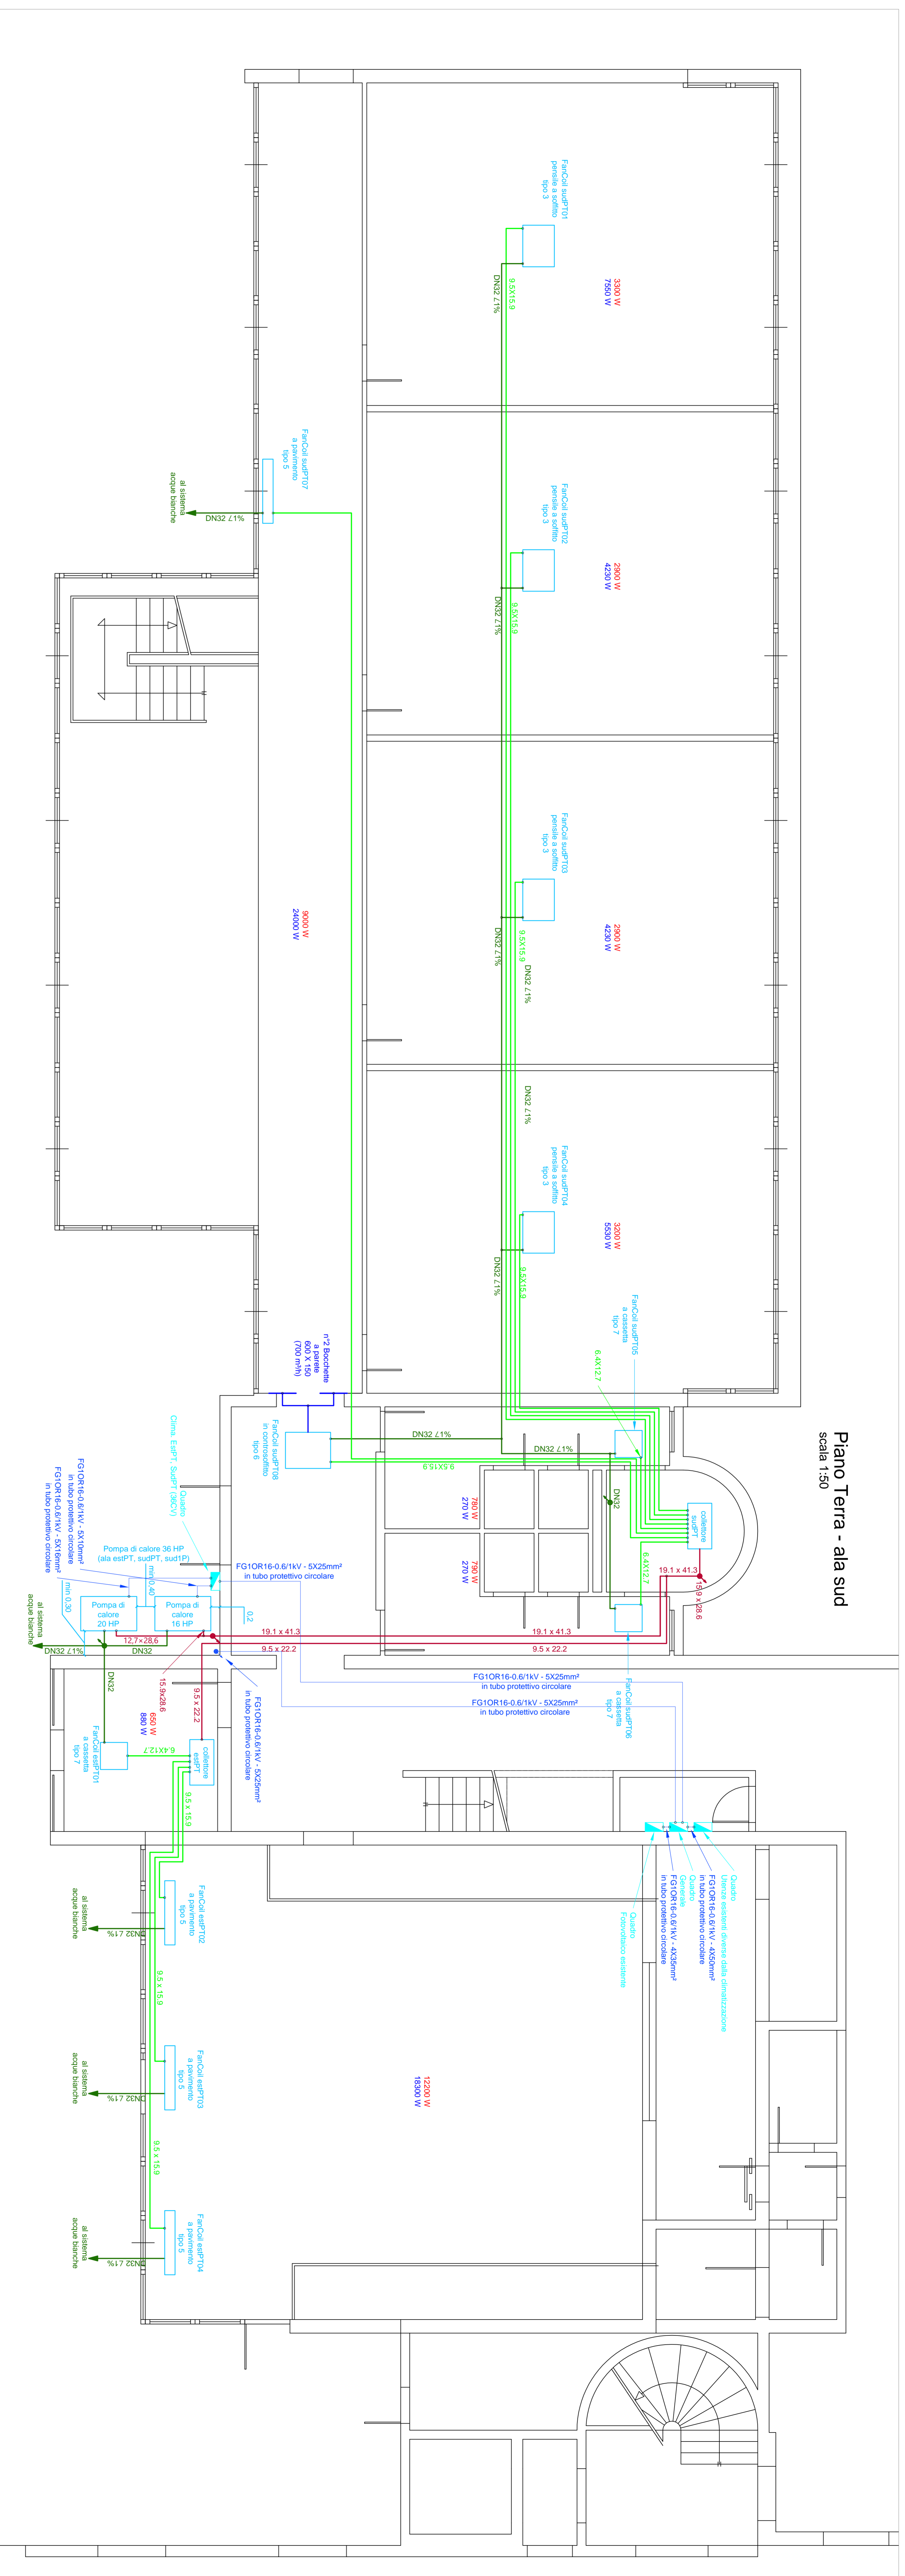

**Piano Primo - ala sud**  
scala 1:50

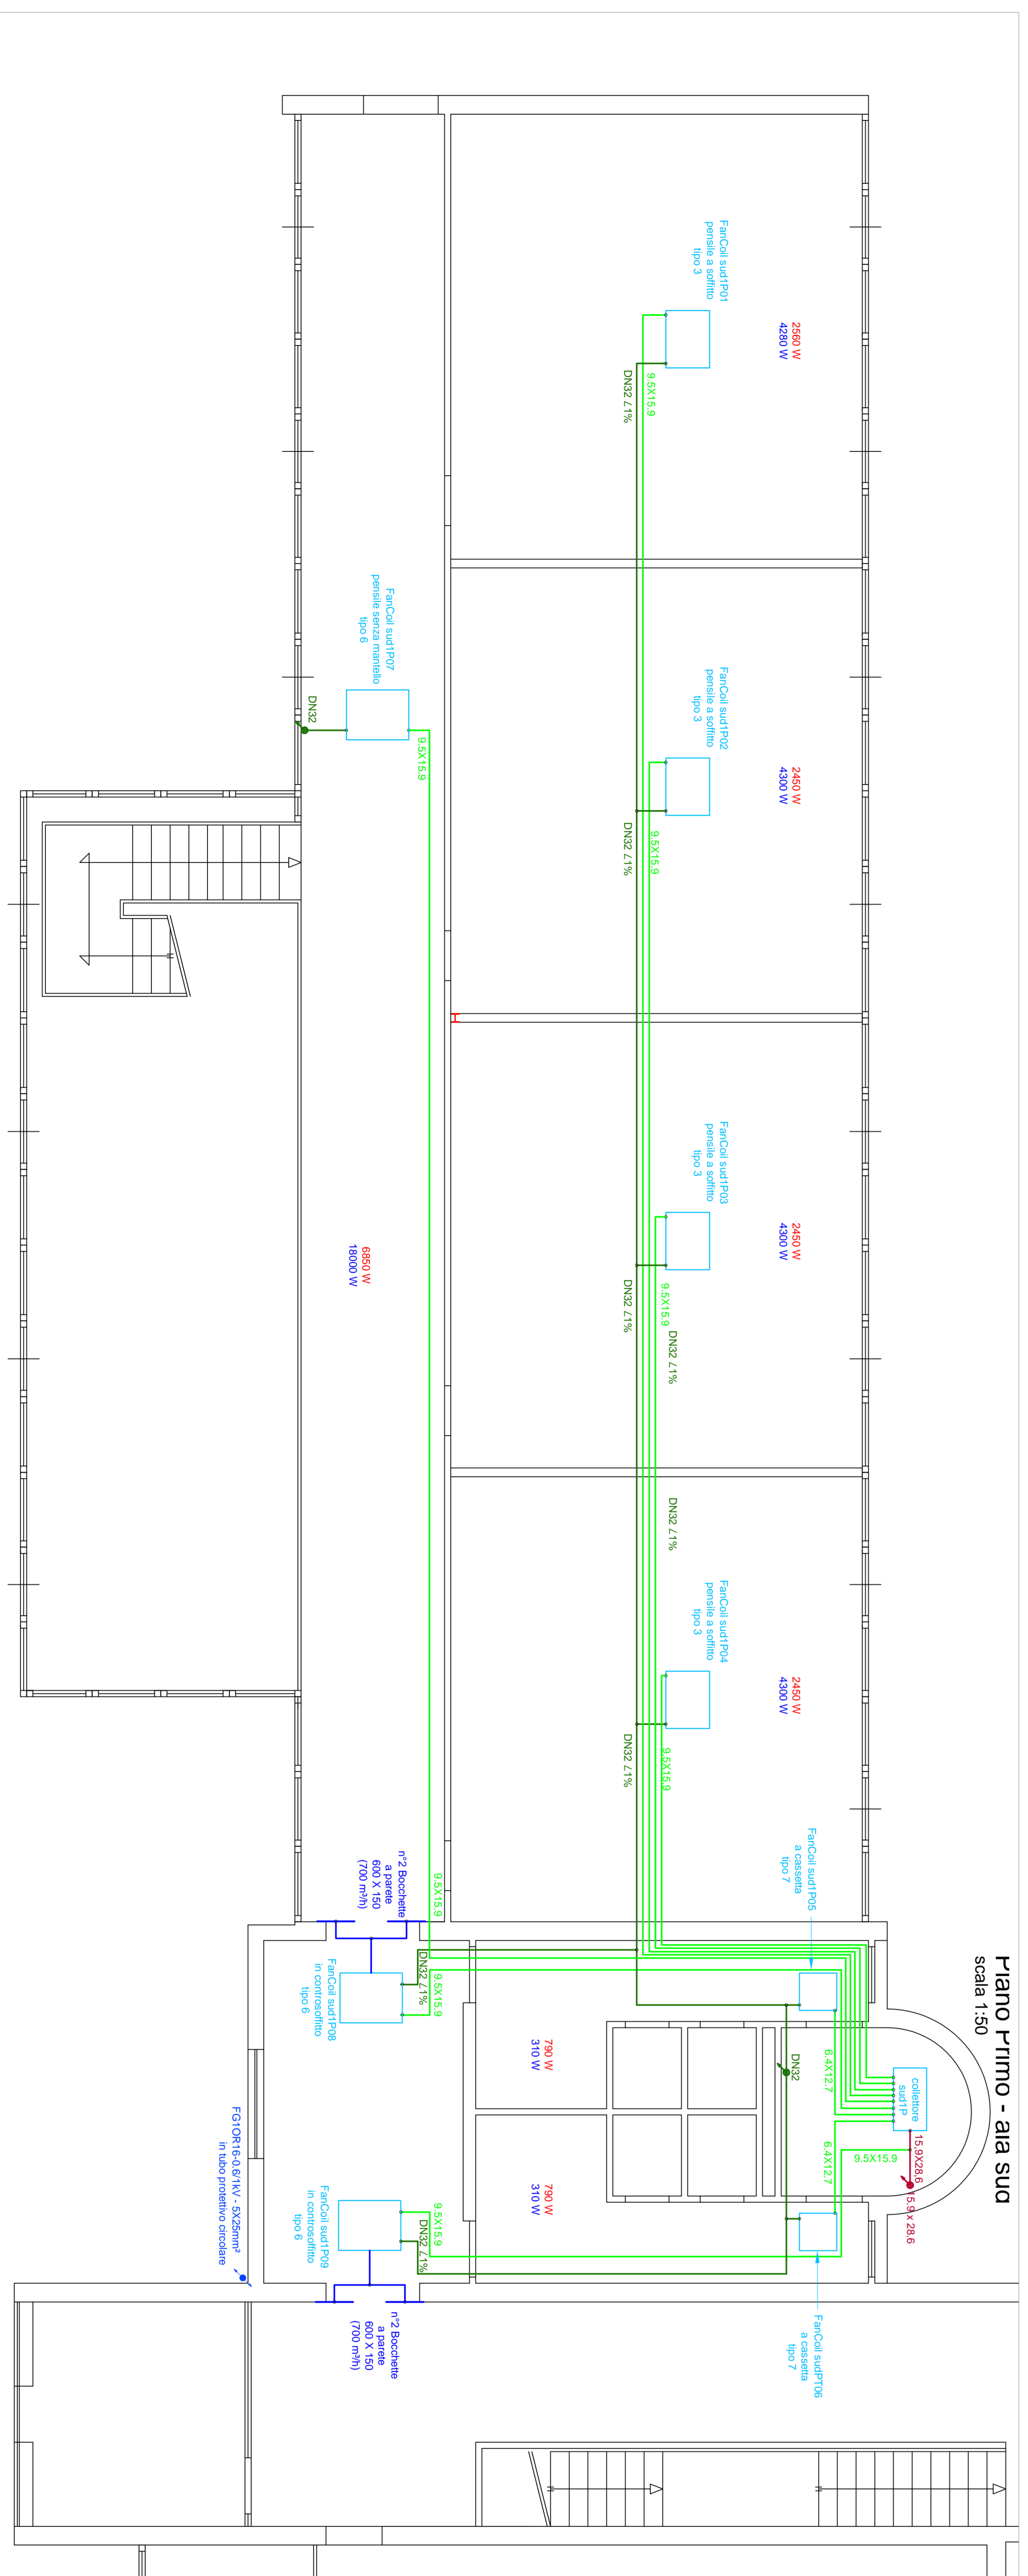

Confermatore della validità del presente progetto è il sottoscritto ingegnere iscritto all'Albo Nazionale dei Periti Industriali, iscritto all'Albo Provinciale di Imperia, con numero di iscrizione n. 1154/19, e all'Albo Provinciale di Imperia, con numero di iscrizione n. 1154/19.

Il RUP  
Architetto Salsi Massimo

**COMUNE DI OSPEDALETTI**  
**PROVINCIA DI IMPERIA**

COMUNE DI OSPEDALETTI  
C.F. 00246880082

**PROGETTO ESECUTIVO**  
Ristrutturazione volta all'efficientamento energetico del  
complesso scolastico in Corso Marconi n. 72

SEDE DI INTERVENTO  
**Corso Marconi n. 72**

ORGANO DILETTI TRIPLI

**Impianto di climatizzazione - schemi idraulici**  
Ala sud Piano terra e primo (aule, biblioteca e servizi)  
Nuovo impianto VRV da 46 cv

cd-1 - 1:50

**Paolo Inga Mangano**  
Ingegnere Periti Industriali  
Iscritto all'Albo Nazionale dei Periti Industriali n. 204/19  
Iscritto all'Albo Provinciale di Imperia n. 121/19

**Lorenzo Anca Mangano**  
Architetto  
Iscritto all'Albo Nazionale degli Architetti n. 249/19  
Iscritto all'Albo Provinciale di Imperia n. 45/19

