


# Piano Primo - ala est

scala 1:50

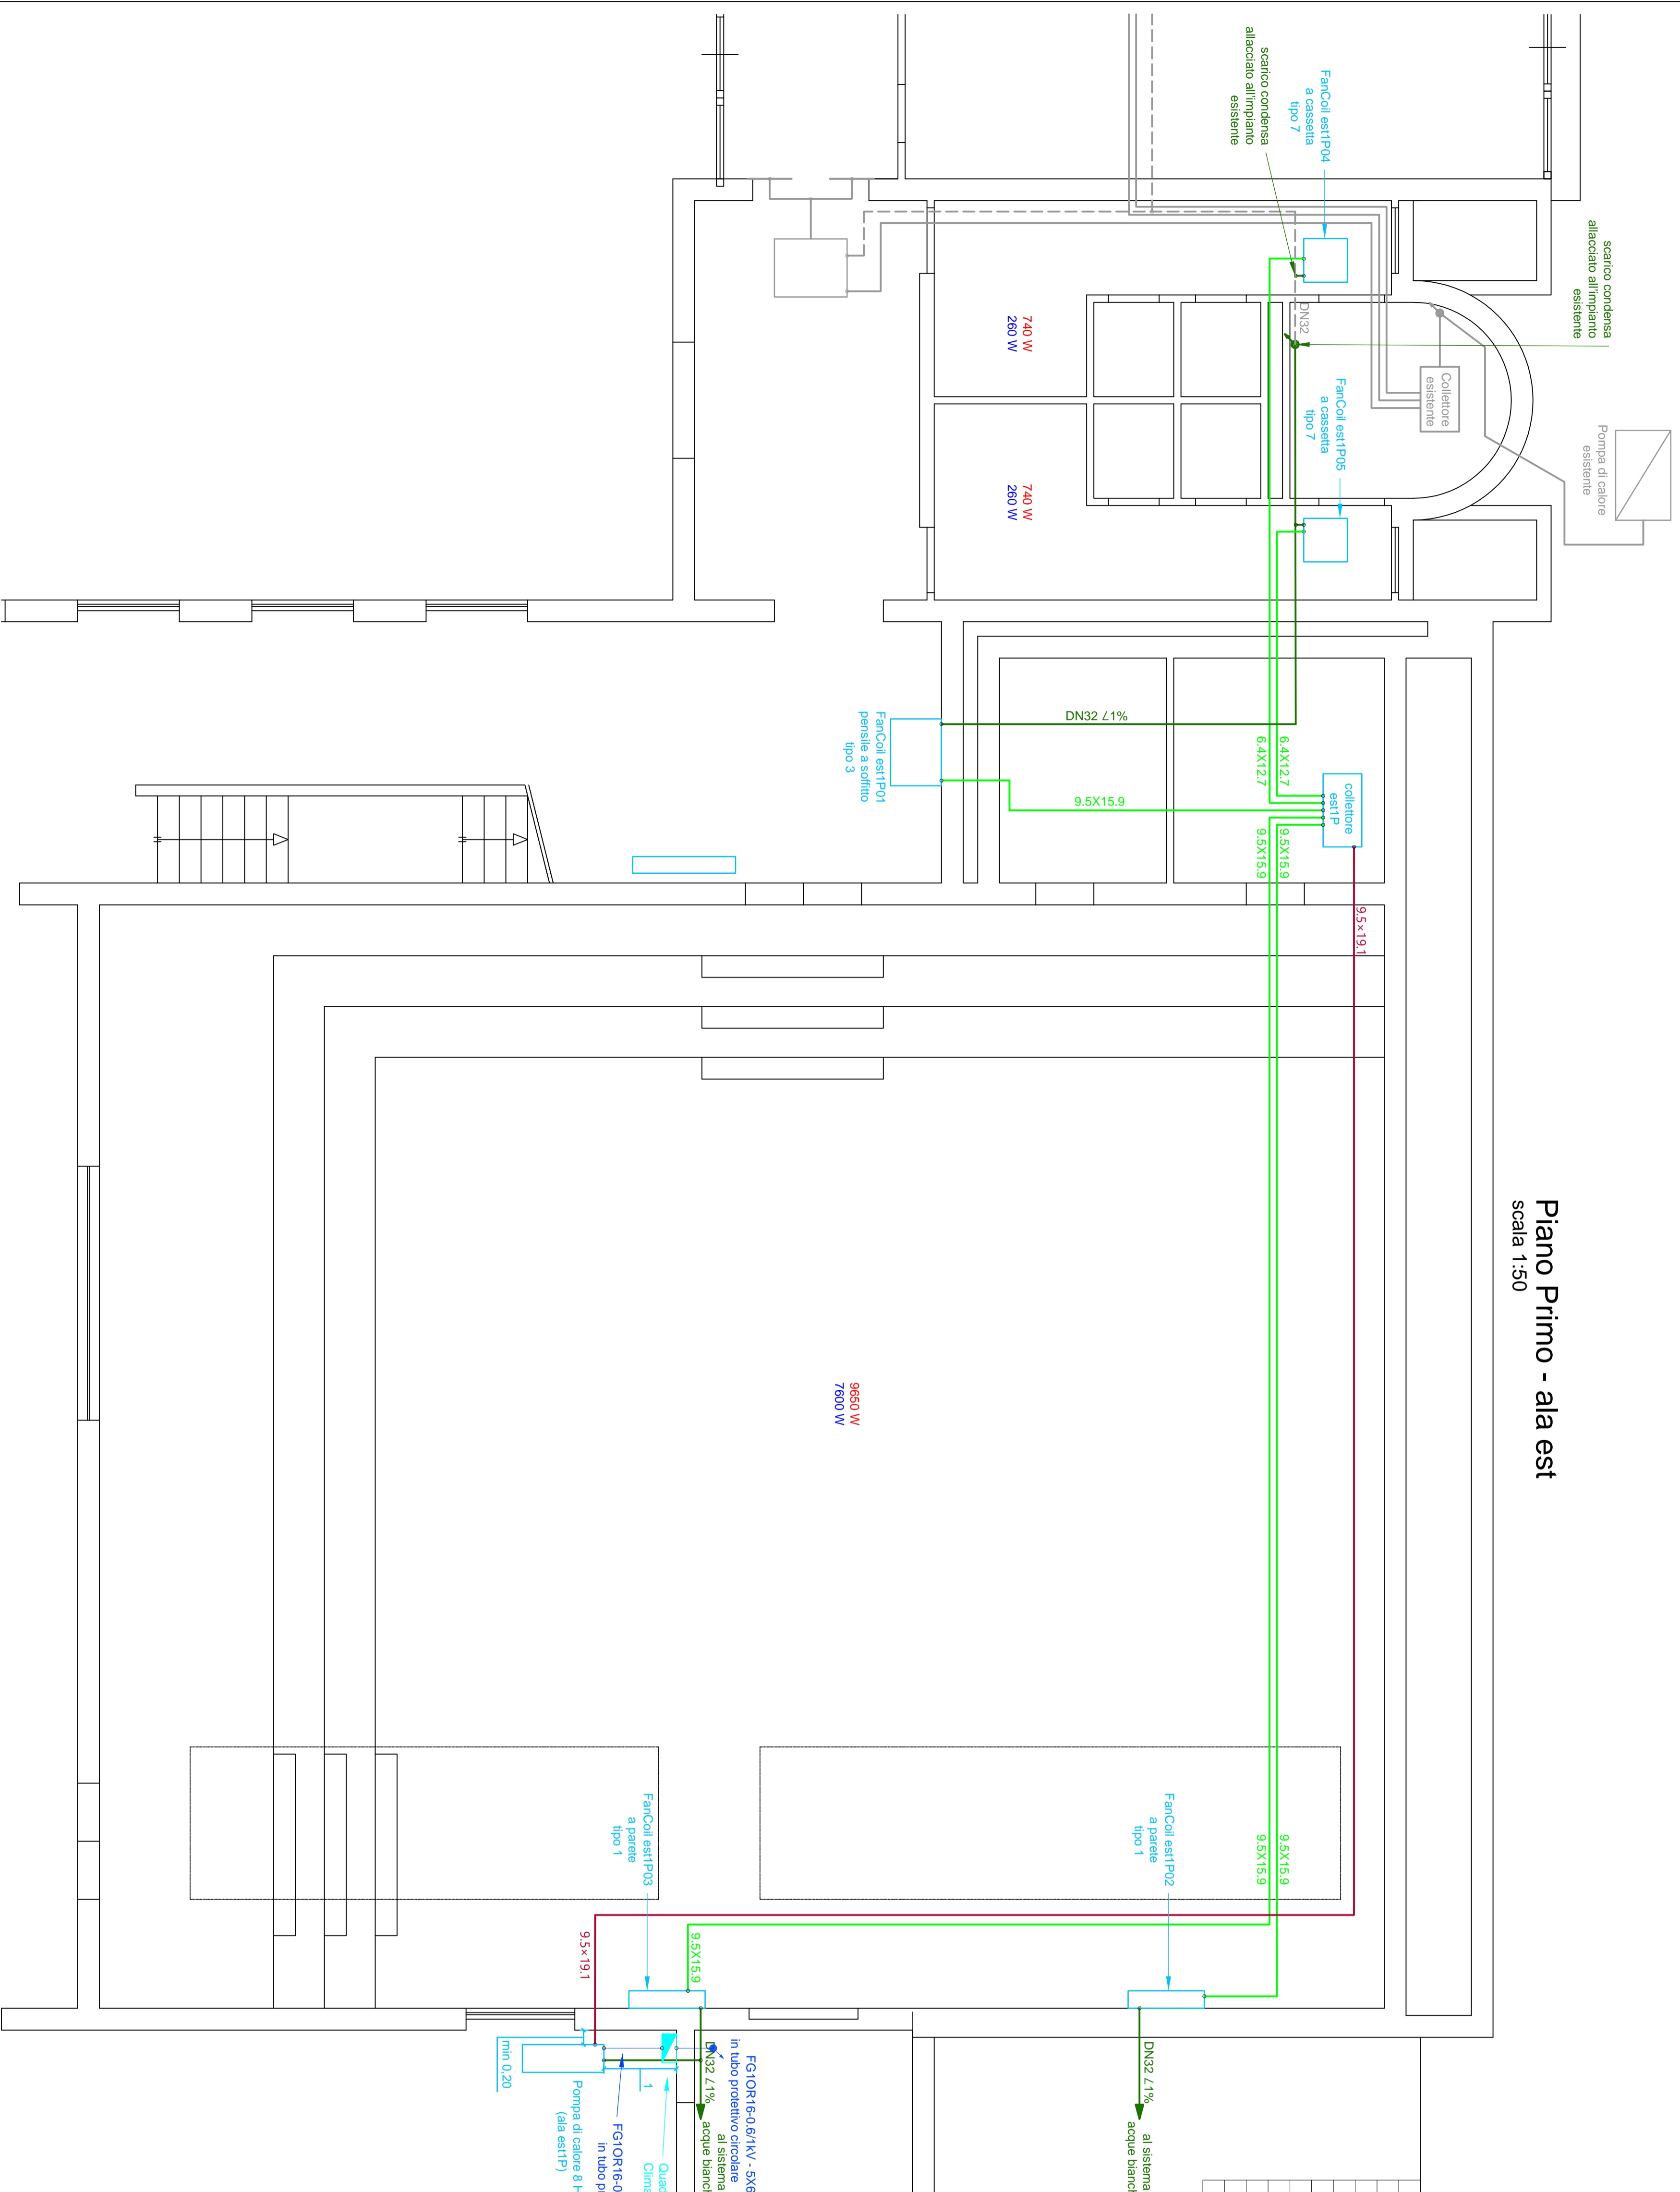

Conformemente alle leggi vigenti questo documento non può essere copiato, riprodotto o divulgato in Italia e all'estero senza l'approvazione dei progettisti, cui resta riservato il diritto di perseguire legalmente i trasgressori timbrati comunali

Il RUP

Architetto Salsi Massimo

COMUNE DI OSPEDALETTI  
PROVINCIA DI IMPERIA

COMUNE DI OSPEDALETTI

C.F. 00246880082

PROGETTO ESECUTIVO

Ristrutturazione volta all'efficientamento energetico del complesso scolastico in Corso Marconi 72

sito di intervento  
Corso Marconi n.72

oggetto della tavola

Impianto di climatizzazione - schemi idraulici  
Ala est Piano primo (palestra e servizi)  
Nuovo impianto VRV da 8 cv


ntav  scala  versione  data  firma e timbro del tecnico

cl3-i 1:50 1

25 Marzo 2020

Paolo Ing. Magna

Via San Francesco n.23  
E-mail: ing.magna@gmail.com  
PEC: paolomagna@pec.it  
Iscriz. Ordine Architetti Impetria n.702

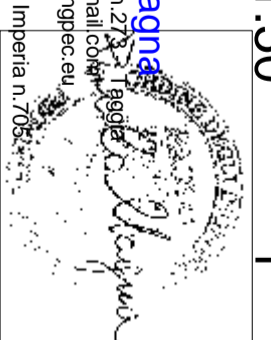

Lozenzo Arch. Magna

Via Moscatielli 7 - 19010 - Santo Spirito  
E-mail: lorenzomagna@gmail.com  
pec: arch.magna@pec.it  
Iscriz. Ordine Architetti Impetria n.585

