


Piano Secondo - ala est e sud
scala 1:50



Copertura - ala est
scala 1:50

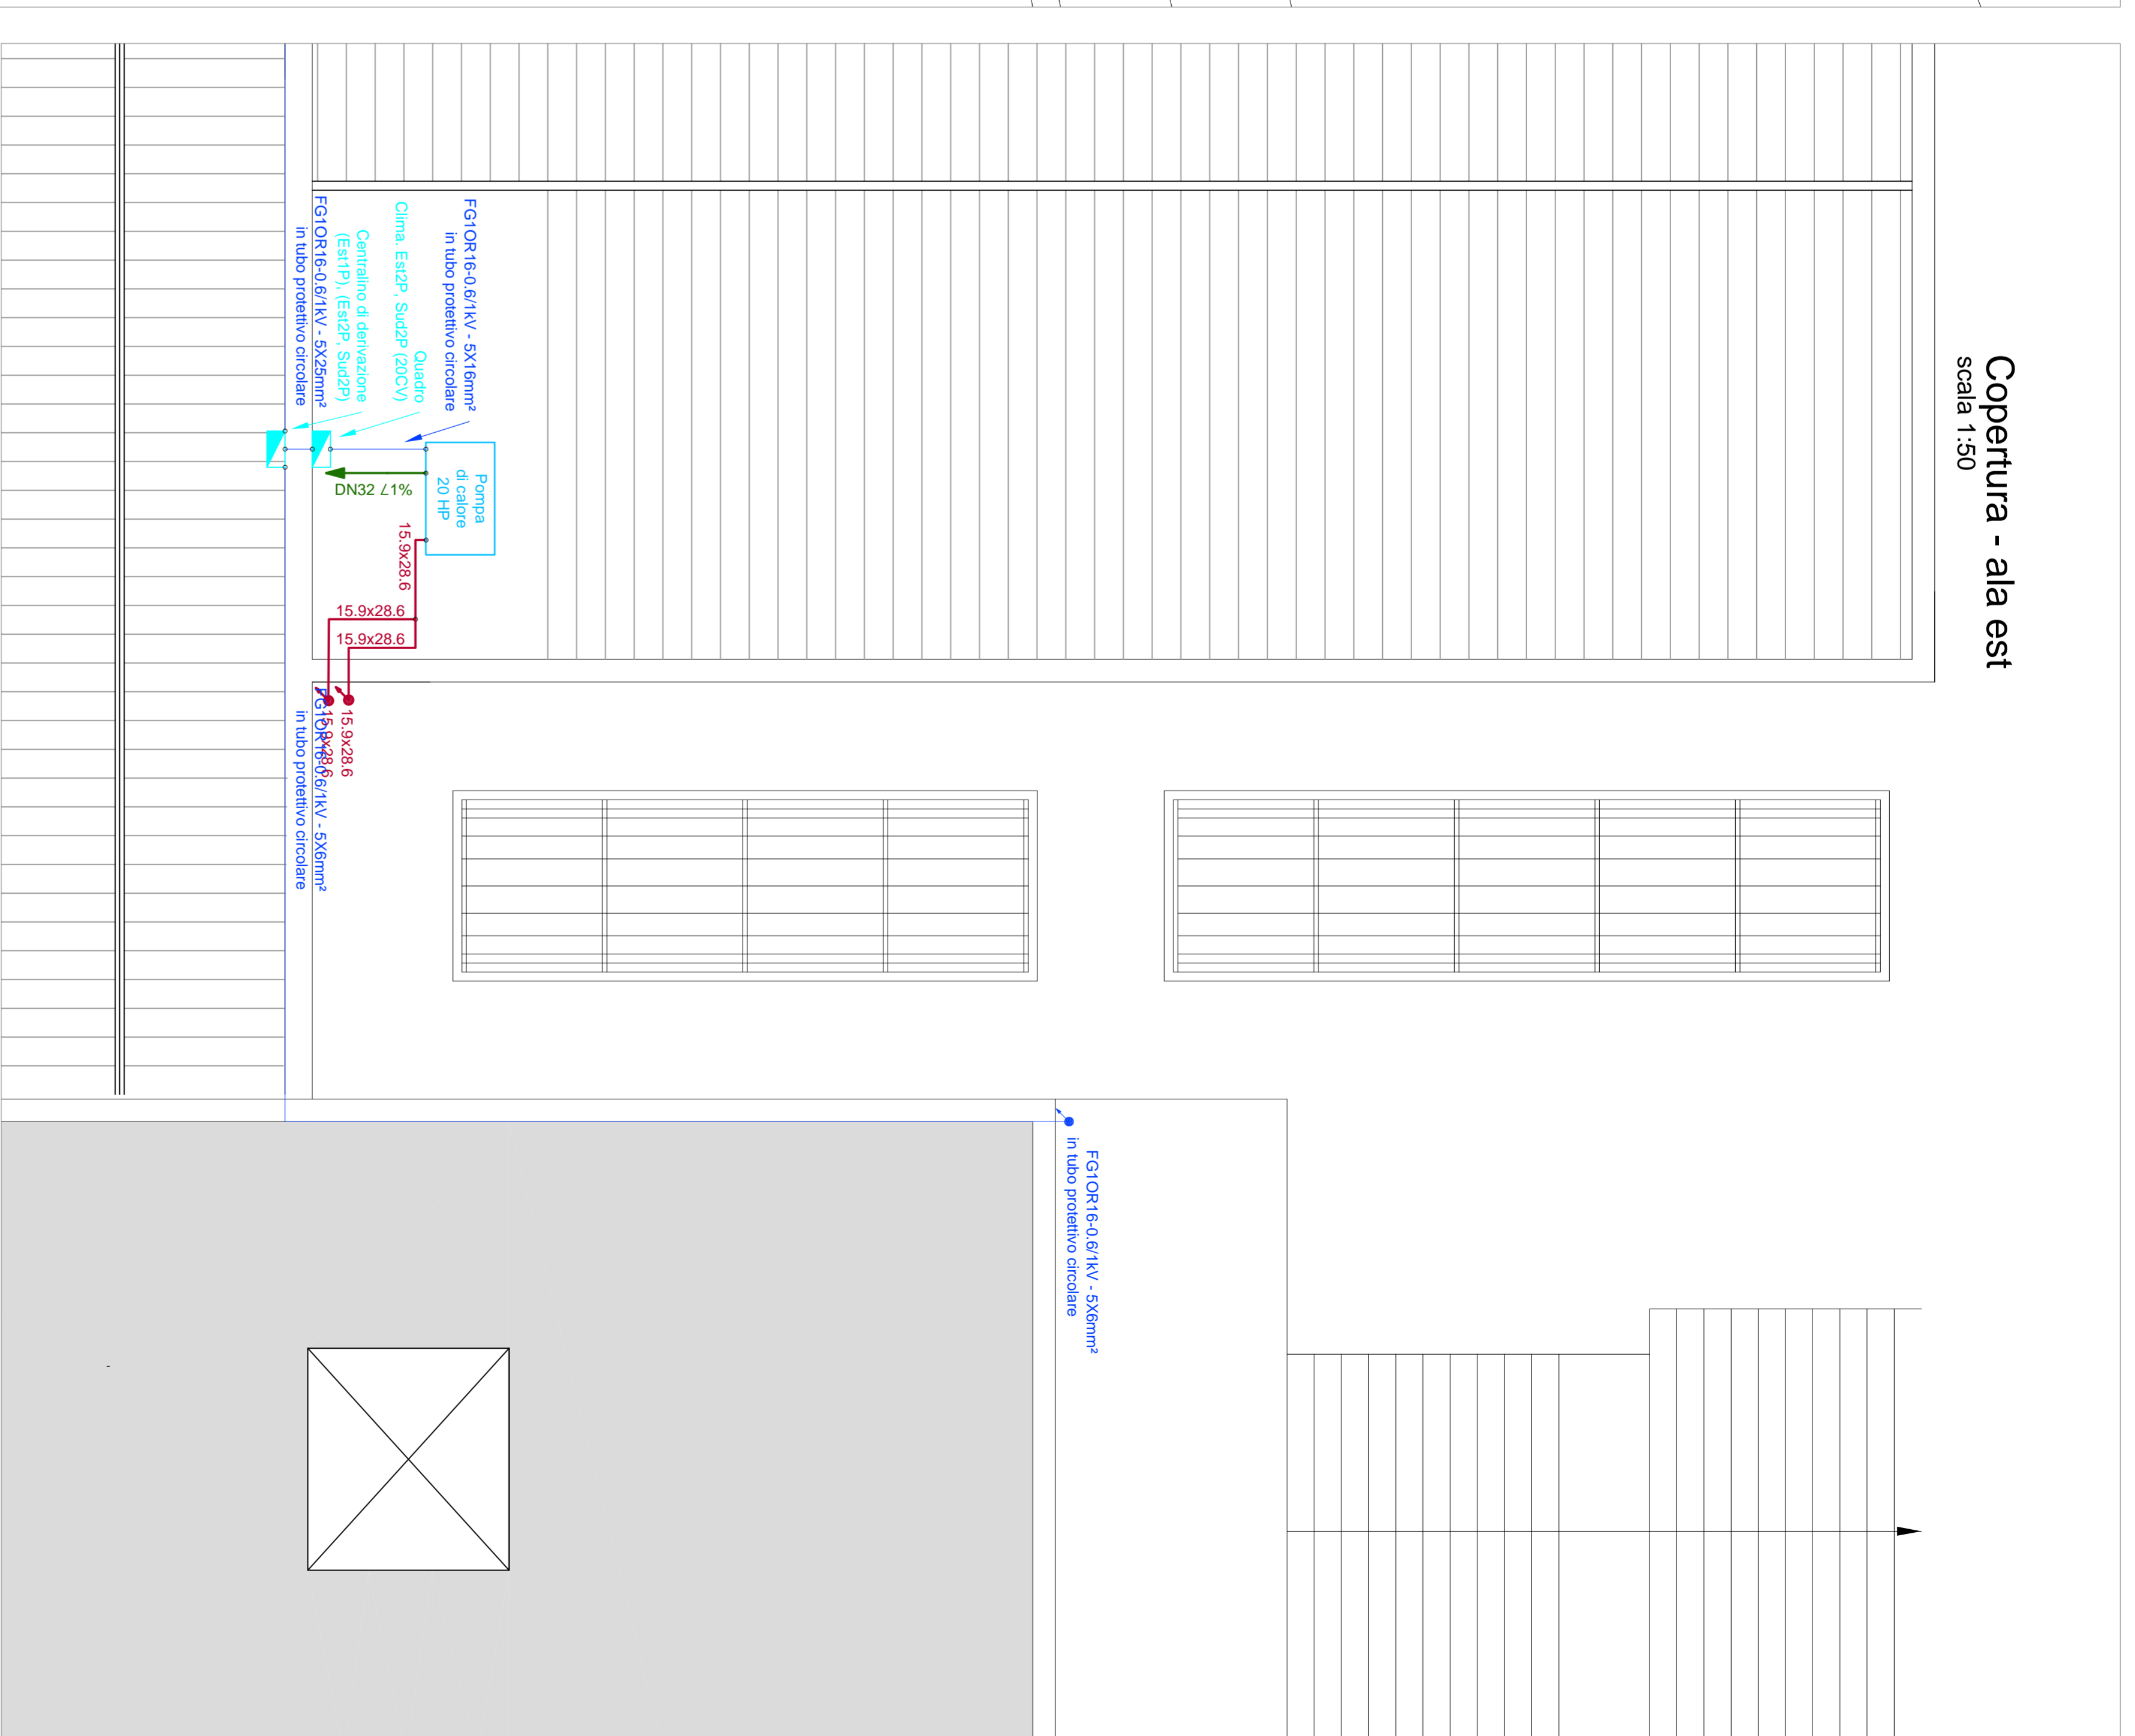

Confermato dalla Nota di calcolo statica, dimensionata secondo norme vigenti, riportata e firmata in data 14/05/2020 all'Ente servizio Regionale del territorio, cui resta riservato il diritto di partecipazione agli appalti integrativi entro comunali.

Il RUP
Architetto Salsi Massimo

COMUNE DI OSPEDALETTI
PROVINCIA DI IMPERIA

COMUNE DI OSPEDALETTI
C.F. 00246890082

PROGETTO ESECUTIVO
Ristrutturazione volta all'efficientamento energetico del complesso scolastico in Corso Marconi 72

SECT. 2 Intervento
Corso Marconi n. 72

Impianto di climatizzazione - schemi idraulici
Ala est e sud Piano secondo (mensa, uffici e servizi)
Nuovo impianto VRV da 36 cv

cl4-1 1:50 1

Paolo Inga Margni
Architetto
Via...
Tel: 0101...
E-mail: ...

Lorenzo Arch. Margni
Architetto
Via...
Tel: 0101...
E-mail: ...

25 Marzo 2020